


電気設備計画平面図

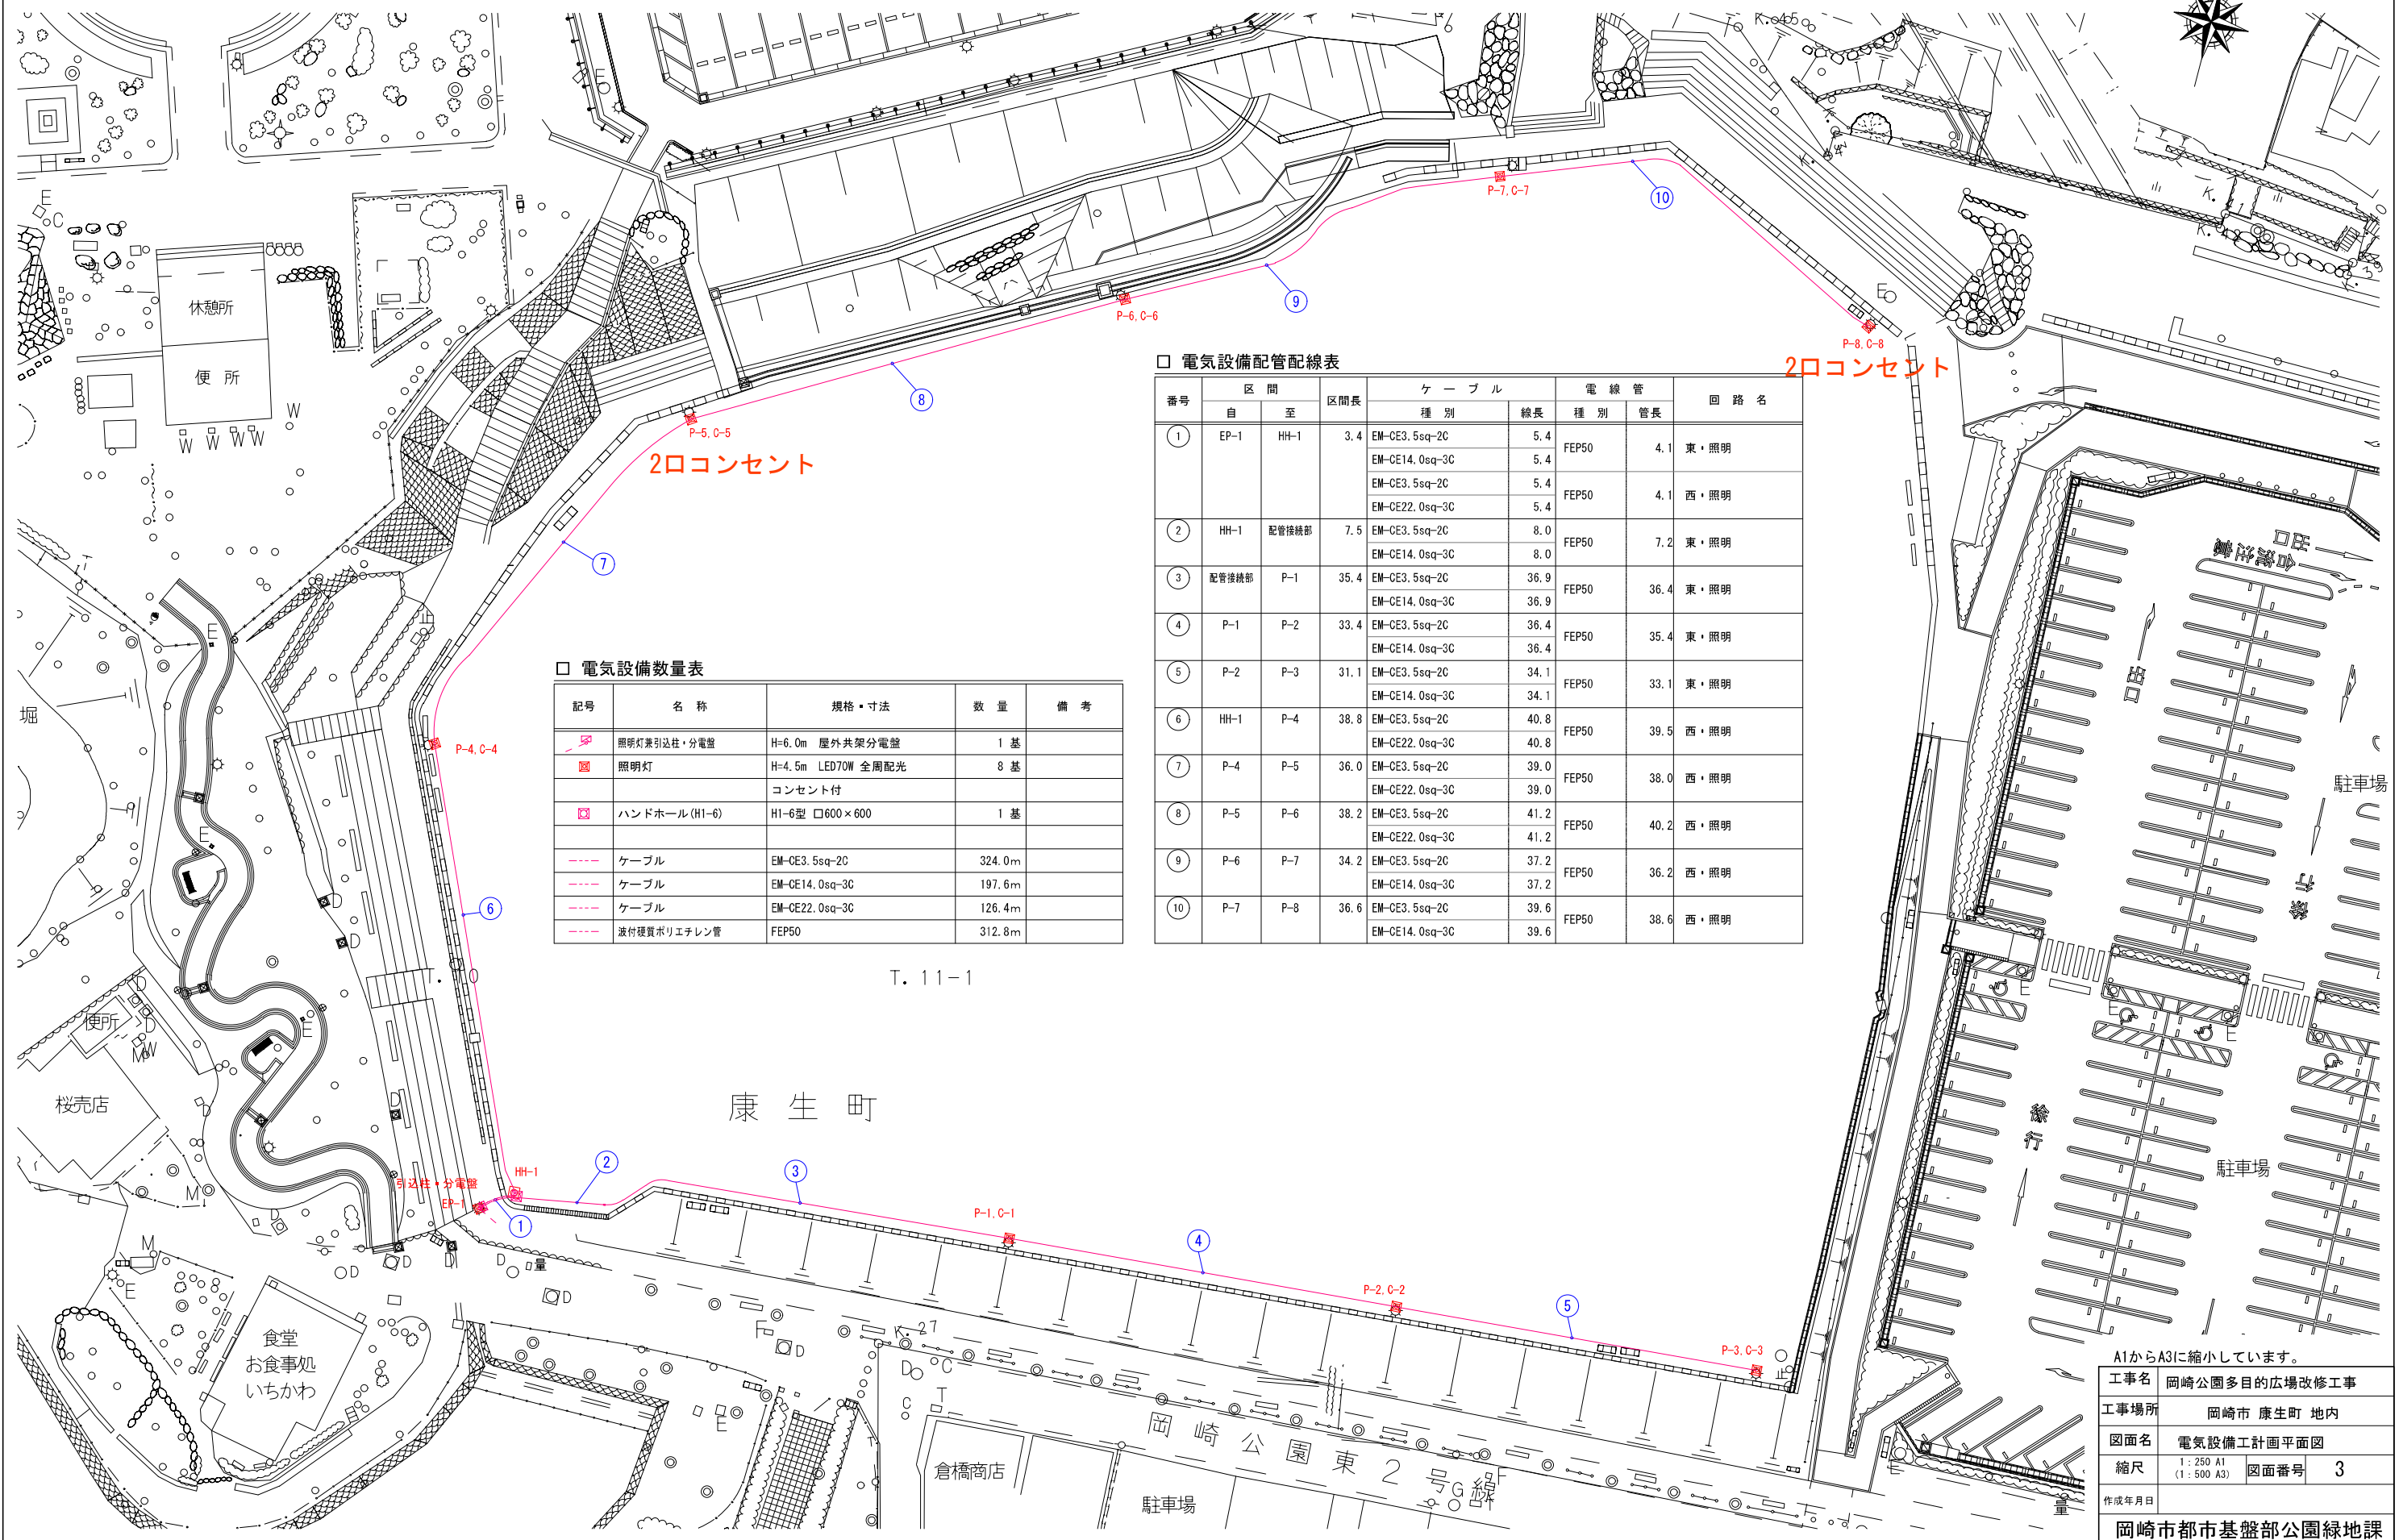

□ 電気設備数量表

記号	名 称	規格・寸法	数 量	備 考
	照明灯兼引込柱・分電盤	H=6.0m 屋外共架分電盤	1 基	
	照明灯	H=4.5m LED70W 全周配光	8 基	
	コンセント付 ハンドホール(H1-6)	H1-6型 口600×600	1 基	
---	ケーブル	EM-CE3.5sq-2C	324.0m	
---	ケーブル	EM-CE14.0sq-3C	197.6m	
---	ケーブル	EM-CE22.0sq-3C	126.4m	
---	波付硬質ポリエチレン管	FEP50	312.8m	

□ 電気設備配管配線表


番号	区 間		区間長	ケ ー ブ ル		電 線 管		回 路 名
	自	至		種 別	線長	種 別	管長	
①	EP-1	HH-1	3.4	EM-CE3.5sq-2C	5.4	FEP50	4.1	東・照明
				EM-CE14.0sq-3C	5.4			
				EM-CE3.5sq-2C	5.4			西・照明
				EM-CE22.0sq-3C	5.4			
②	HH-1	配管接続部	7.5	EM-CE3.5sq-2C	8.0	FEP50	7.2	東・照明
				EM-CE14.0sq-3C	8.0			
③	配管接続部	P-1	35.4	EM-CE3.5sq-2C	36.9	FEP50	36.4	東・照明
				EM-CE14.0sq-3C	36.9			
④	P-1	P-2	33.4	EM-CE3.5sq-2C	36.4	FEP50	35.4	東・照明
				EM-CE14.0sq-3C	36.4			
⑤	P-2	P-3	31.1	EM-CE3.5sq-2C	34.1	FEP50	33.1	東・照明
				EM-CE14.0sq-3C	34.1			
⑥	HH-1	P-4	38.8	EM-CE3.5sq-2C	40.8	FEP50	39.5	西・照明
				EM-CE22.0sq-3C	40.8			
⑦	P-4	P-5	36.0	EM-CE3.5sq-2C	39.0	FEP50	38.0	西・照明
				EM-CE22.0sq-3C	39.0			
⑧	P-5	P-6	38.2	EM-CE3.5sq-2C	41.2	FEP50	40.2	西・照明
				EM-CE22.0sq-3C	41.2			
⑨	P-6	P-7	34.2	EM-CE3.5sq-2C	37.2	FEP50	36.2	西・照明
				EM-CE14.0sq-3C	37.2			
⑩	P-7	P-8	36.6	EM-CE3.5sq-2C	39.6	FEP50	38.6	西・照明
				EM-CE14.0sq-3C	39.6			

A1からA3に縮小しています。



工事名	岡崎公園多目的広場改修工事		
工事場所	岡崎市 康生町 地内		
図面名	電気設備工計画平面図		
縮尺	1 : 250 A1 (1 : 500 A3)	図面番号	3
作成年月日			
岡崎市都市基盤部公園緑地課			

工事名	岡崎公園多目的広場改修工事		
工事場所	岡崎市 康生町 地内		
図面名	電気設備構造図 (1)		
縮尺	図示 A1 (図示 A3)	図面番号	8
作成年月日			
岡崎市都市基盤部公園緑地課			


電気設備構造図（２）

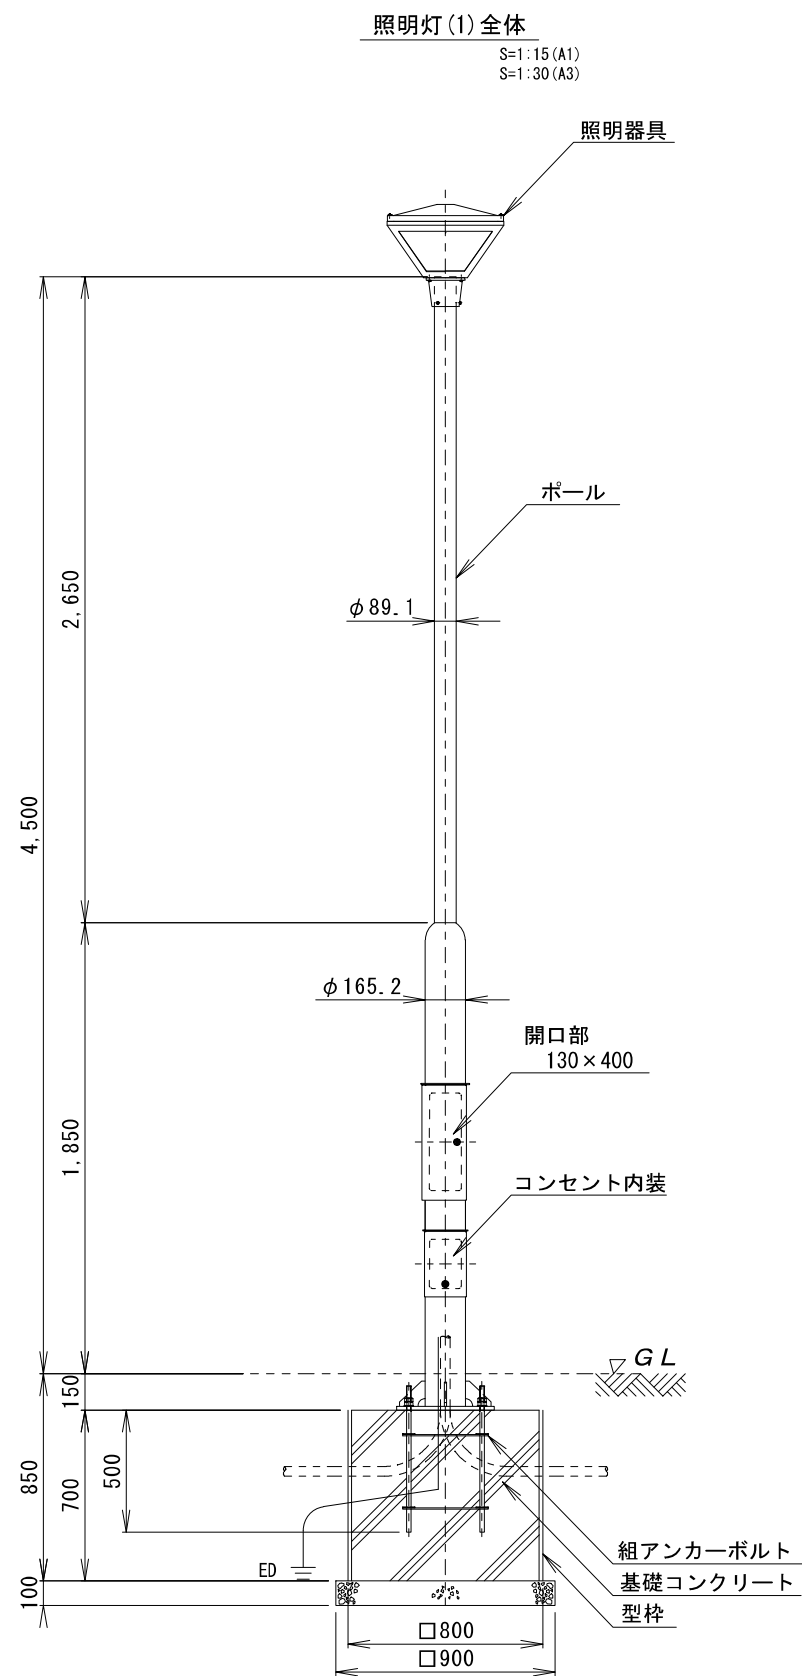

照明器具 詳細

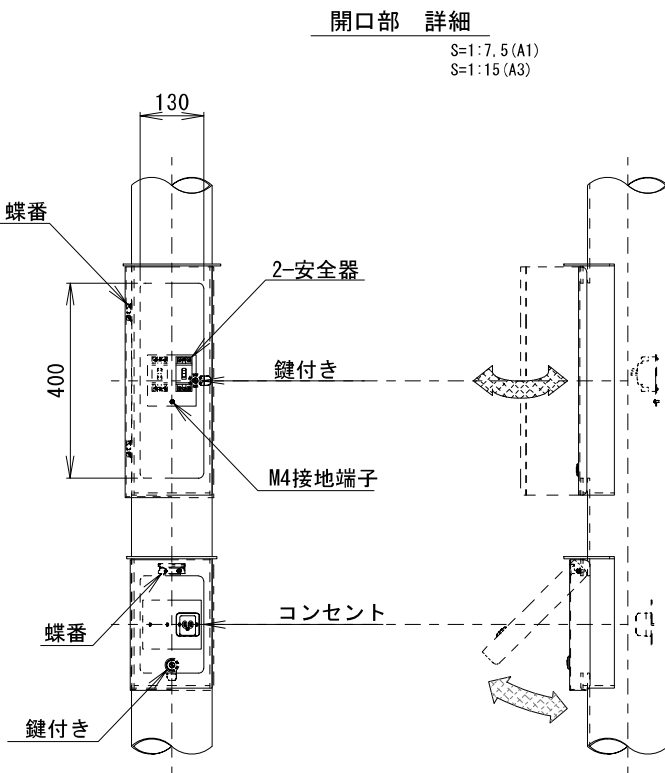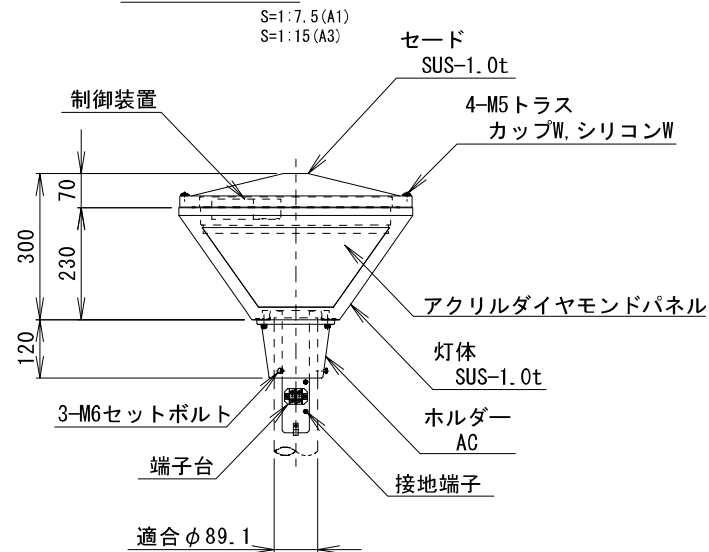

組アンカーボルト 詳細

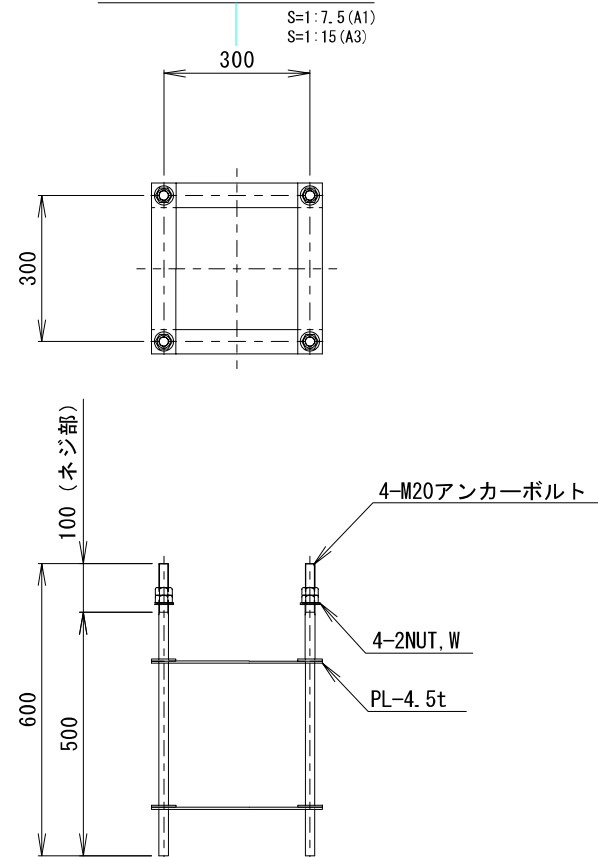





材料表（照明灯1基あたり）			
名称	形状・寸法	数量	単位
照明器具	HS-545HAD-D7L3208	1	台
	灯体SUS-1.0t, アクリルダイヤモンドパネル		
	制御装置内蔵		
	指定色塗装仕上		
光源	LED 70W 2700K（電球色）	1	台
	周波数	50/60Hz	
	入力電圧（V）	100	200
	消費電力（W）	68.9	71.0
	入力電流（A）	0.709	0.380
ポール	B-45-630B（Z）P	1	本
	STK≧165.2×4.5t, STK≧89.1×2.8t		
	溶融亜鉛メッキ後、指定色塗装仕上		
安全器	ブレーカー	2	個
コンセント	AC100V	1	個
組アンカーボルト	4-M20×L600（ネジ部100），2-NUT, W	1	組
	ネジ部メッキ		

材料表（基礎工1基あたり）			
名称	形状・寸法	数量	単位
型枠	-	2.24	m ²
基礎コンクリート	-	0.448	m ³
碎石基礎	C-40 t=10	0.81	m ²
D種接地	-	1	ヶ所

A1からA3に縮小しています。

工事名	岡崎公園多目的広場改修工事		
工事場所	岡崎市 康生町 地内		
図面名	電気設備構造図（２）		
縮尺	図示 A1 （図示 A3）	図面番号	9
作成年月日			
岡崎市都市基盤部公園緑地課			

電気設備構造図（３）

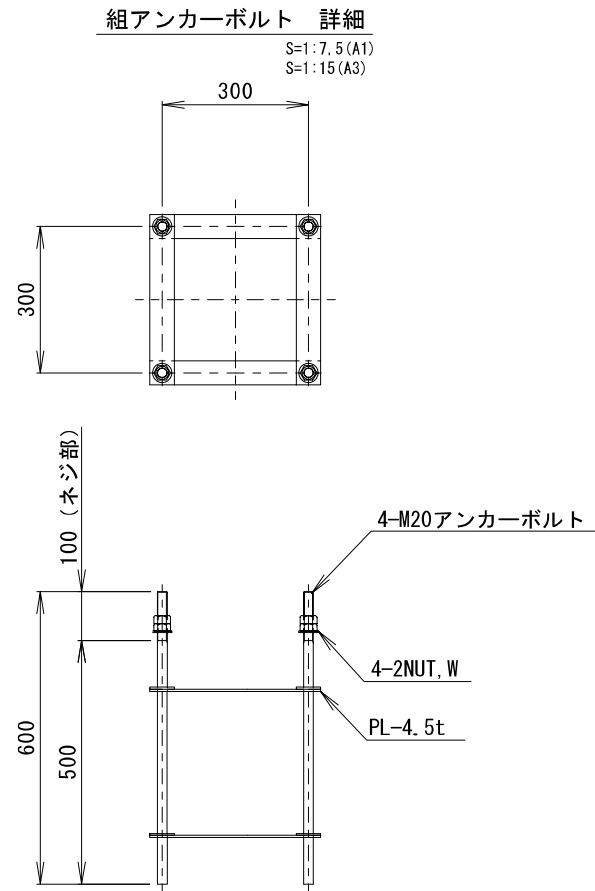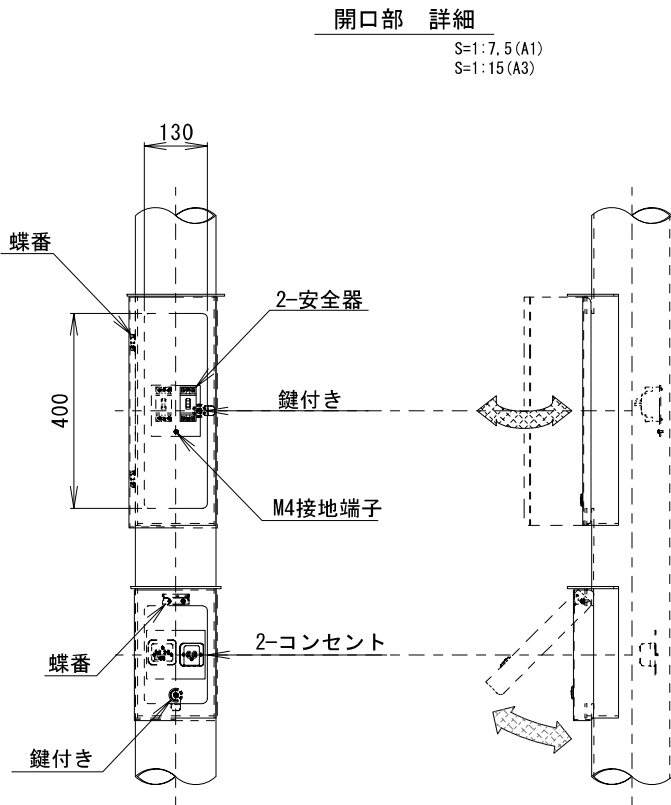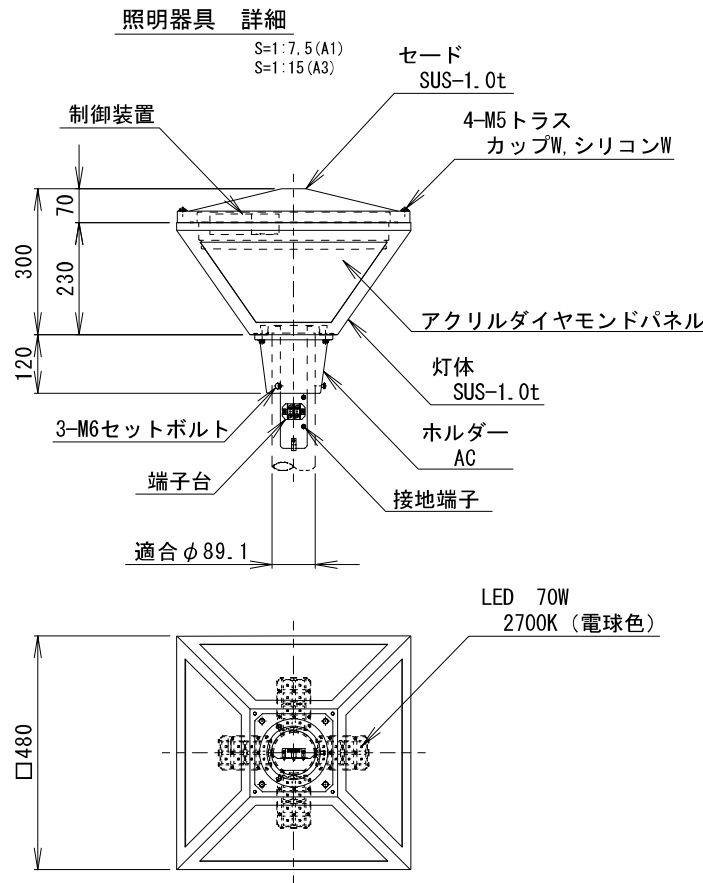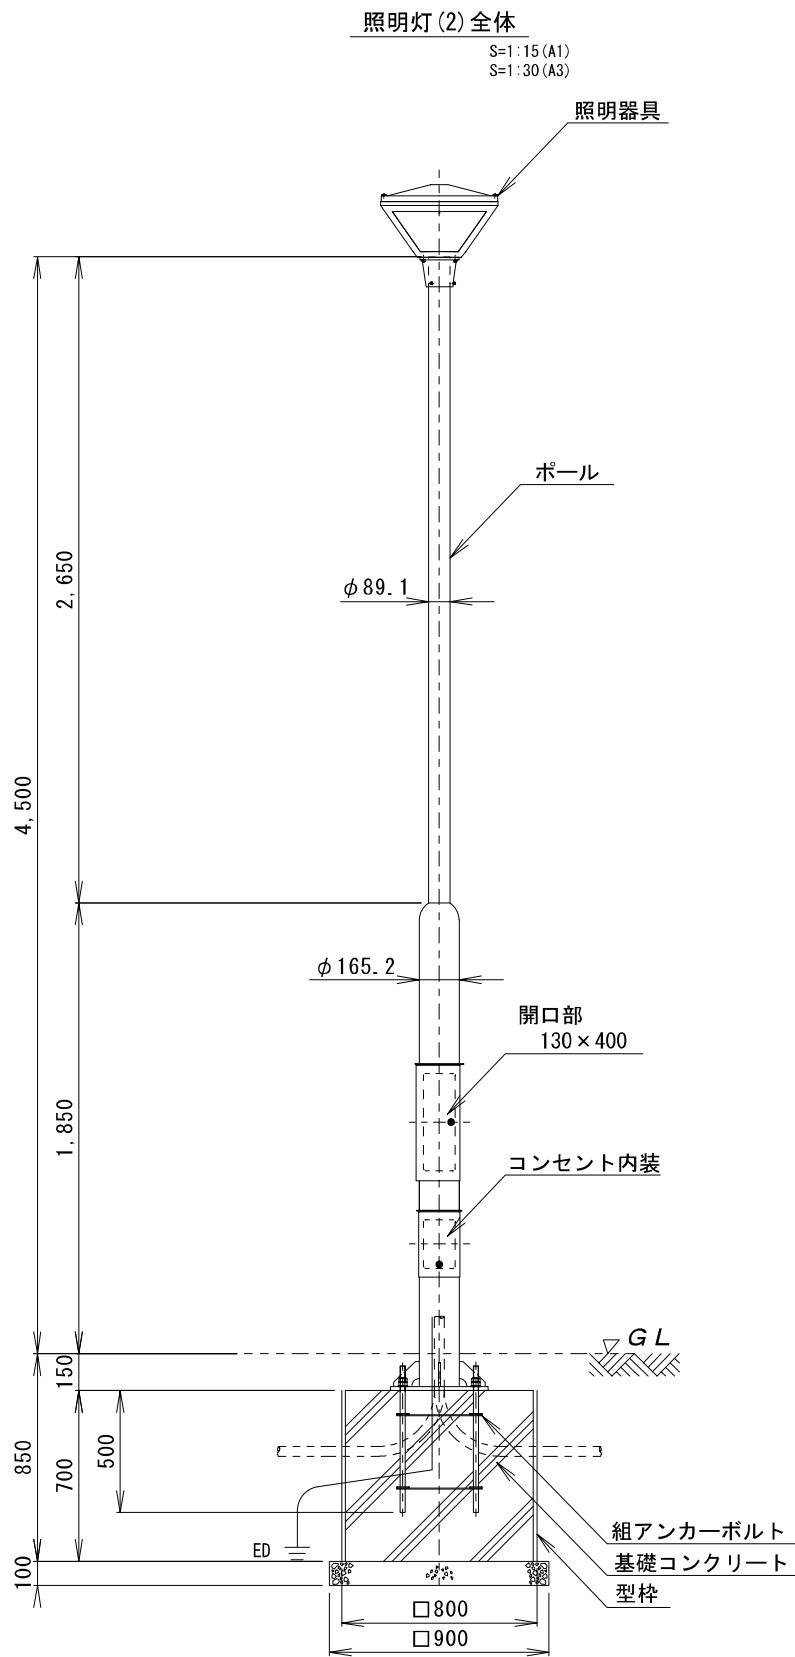

材料表（照明灯1基あたり）			
名称	形状・寸法	数量	単位
照明器具	HS-545HAD-D7L32D8	1	台
	灯体SUS-1.0t, アクリルダイヤモンドパネル		
	制御装置内蔵		
	指定色塗装仕上		
光源	LED 70W 2700K（電球色）	1	台
	周波数	50/60Hz	
	入力電圧（V）	100	200
	消費電力（W）	68.9	71.0
	入力電流（A）	0.709	0.380
ポール	B-45-630B（Z）P	1	本
	STKφ165.2×4.5t, STKφ89.1×2.8t		
	溶融亜鉛メッキ後、指定色塗装仕上		
安全器	ブレーカー	2	個
コンセント	AC200V AC100V	2	個
組アンカーボルト	4-M20×L600（ネジ部100）, 2-NUT, W	1	組
	ネジ部メッキ		

材料表（基礎工1基あたり）			
名称	形状・寸法	数量	単位
型枠	-	2.24	m ²
基礎コンクリート	-	0.448	m ³
砕石基礎	C-40 t=10	0.81	m ²
D種接地	-	1	ヶ所

A1からA3に縮小しています。

工事名	岡崎公園多目的広場改修工事		
工事場所	岡崎市 康生町 地内		
図面名	電気設備構造図（３）		
縮尺	図示 A1 (図示 A3)	図面番号	10
作成年月日			
岡崎市都市基盤部公園緑地課			